


PLOMBERIE

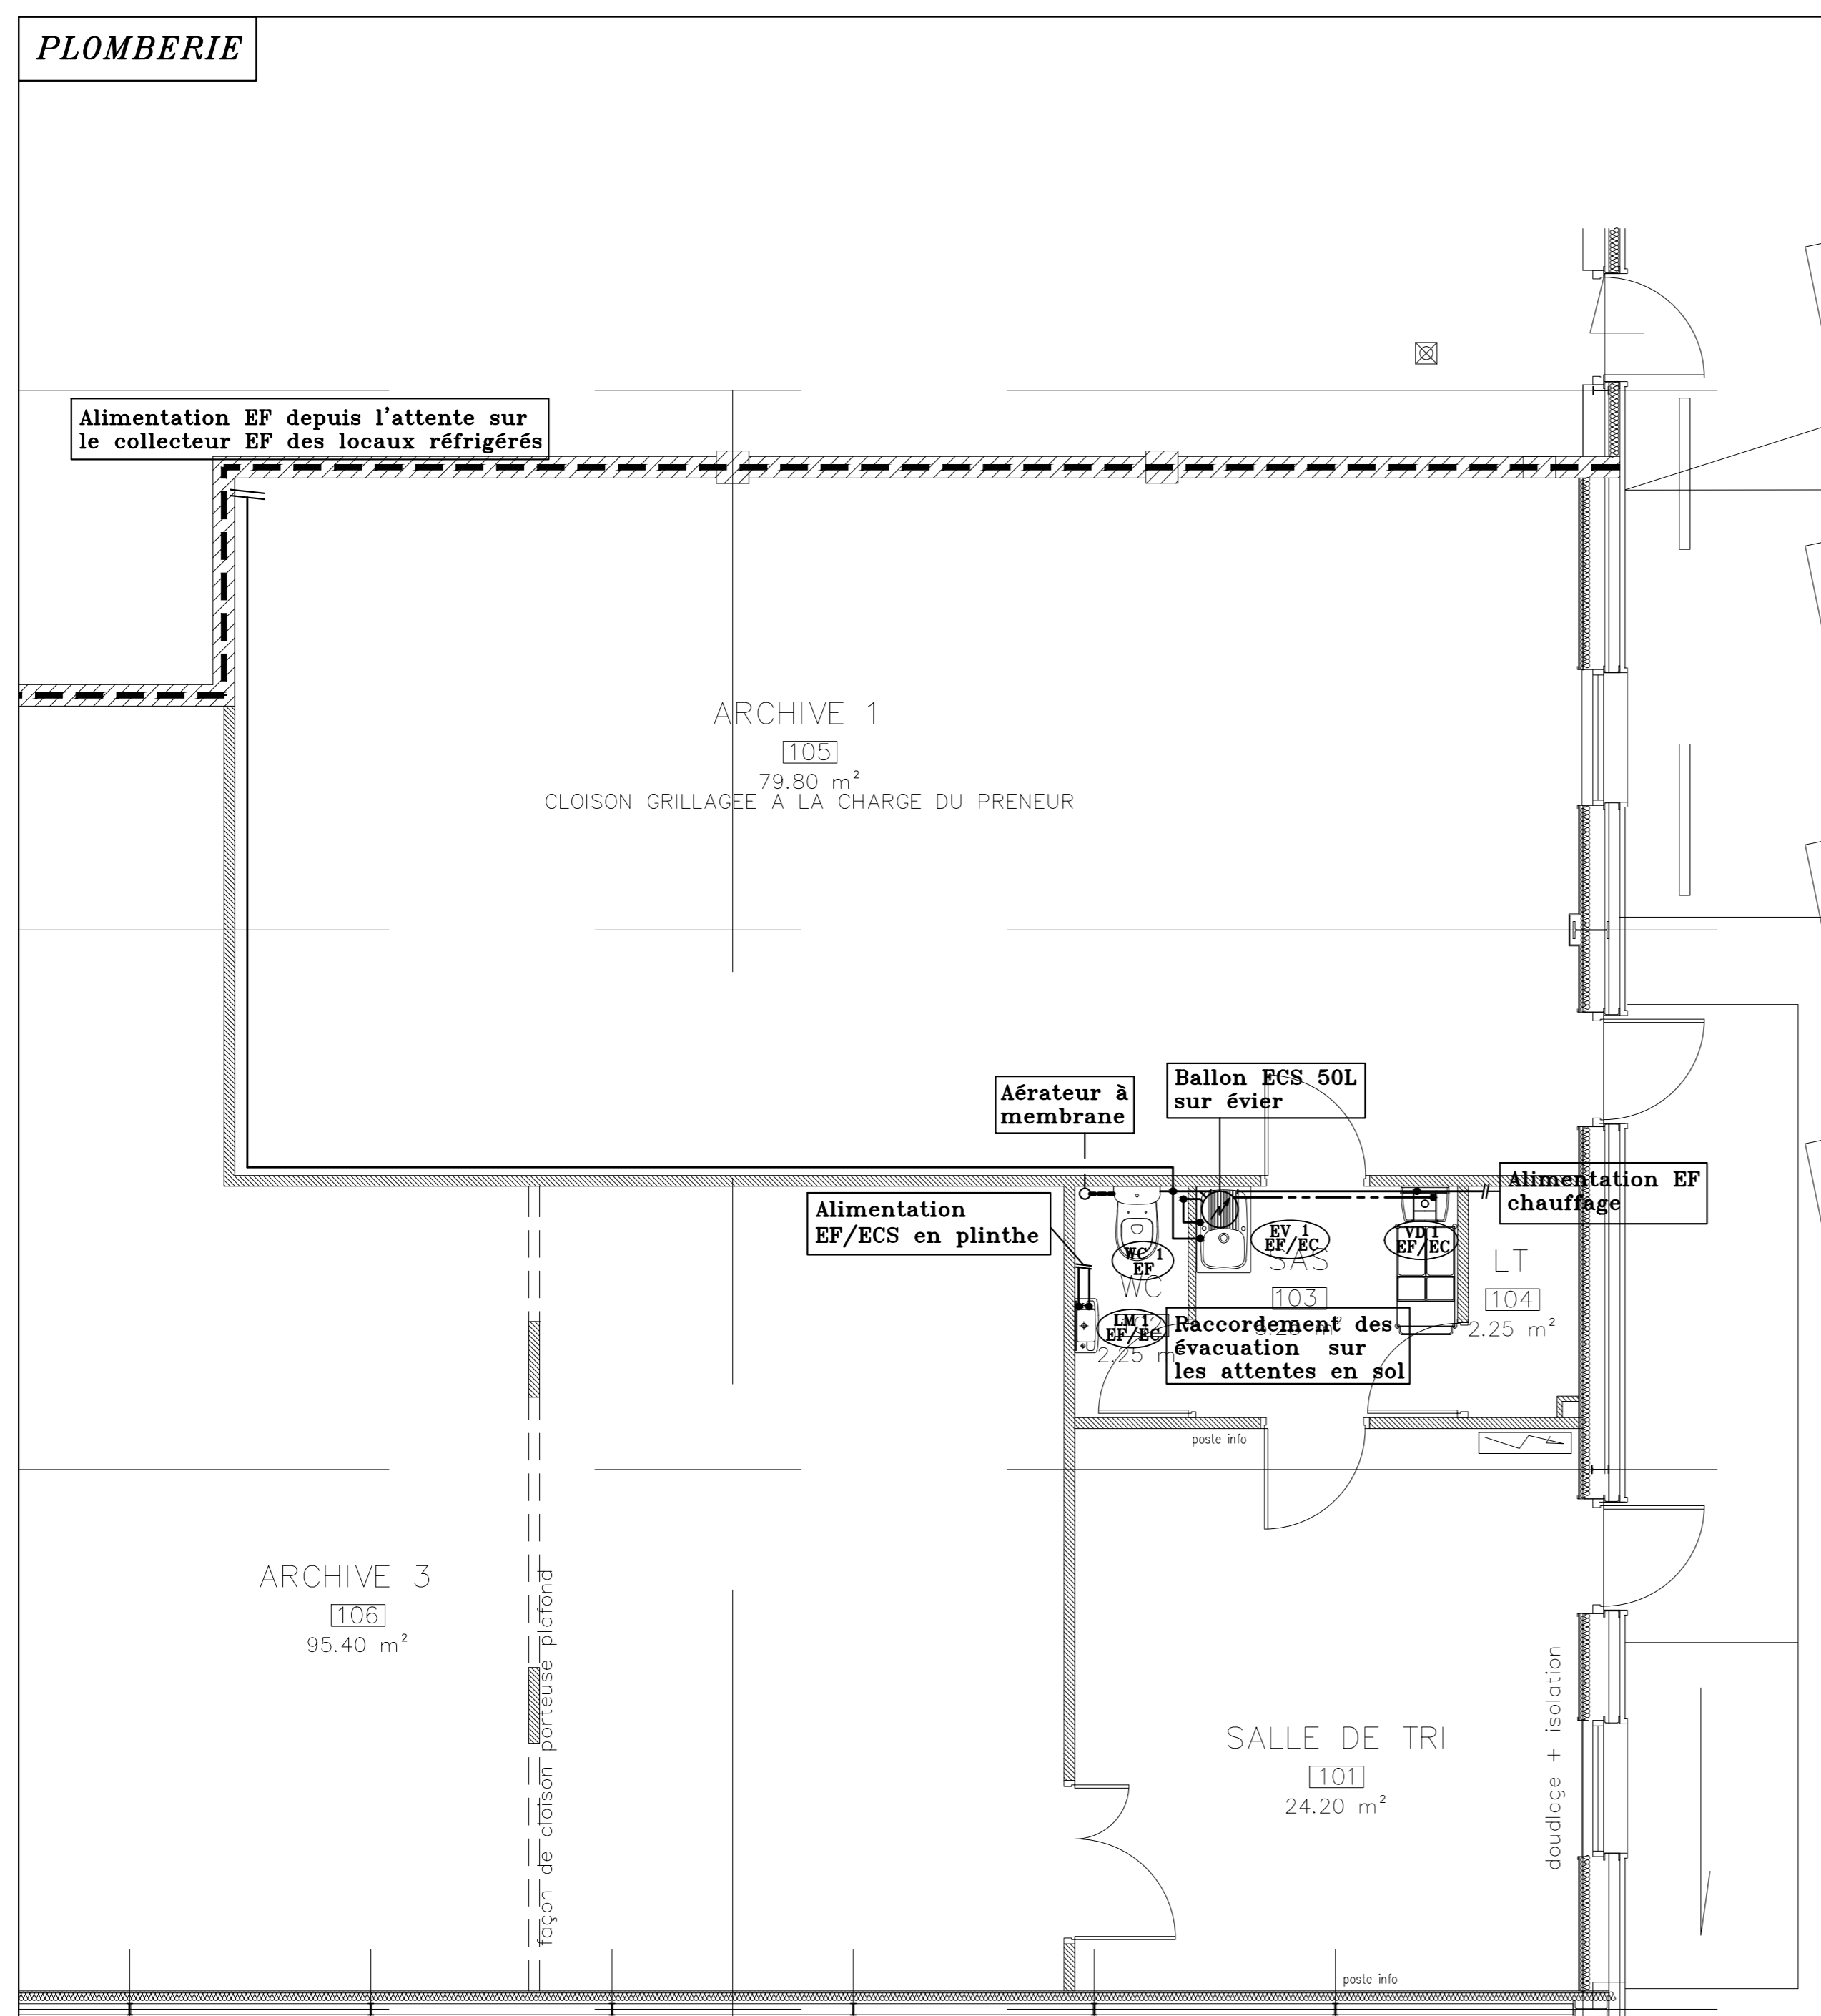

LEGENDE


- VENTILATION**
- Bouche d'Extraction
 - Débit d'extraction (m3/h)
 - Réseau de ventilation réalisé en acier galvanisé
 - Réseau de ventilation réalisé en gaine souple type phoniflex
- CHAUFFAGE**
- Radiateur Vertical de Marque Finimétal ou équivalent
 - Réseau d'alimentation Aller et Retour des radiateurs, réalisé en tube acier calorifugé
- PLOMBERIE**
- Alimentation Eau Froide réalisée en tube cuivre calorifugé
 - Alimentation Eau Chaude Sanitaire réalisée en tube cuivre calorifugé
 - Ballon d'eau chaude électrique

NOTA :

- Ce plan technique a pour objet de renseigner les entreprises sur les principes des solutions retenues pour l'étude, d'en définir les localisations et de les visualiser sur le projet d'ensemble.
- Il ne sera en aucun cas retenu comme plan d'exécution qui reste entièrement à la charge des entreprises.
- De plus celui-ci n'est valable que pour les renseignements techniques, pour les détails architecturaux, se reporter aux plans architectes du projet.

RACCORDEMENT DES APPAREILS SANITAIRES			
APPAREILS	EU/EV	EF	ECS
EVIER	ø 40	ø 14/16	ø 14/16
LAVE-MAINS	ø 40	ø 12/14	ø 12/14
WC	ø 100	ø 12/14	
VIDOIR	ø 100	ø 14/16	

MIN ANGERS ST SERGE
AMENAGEMENT
DE LOCAUX ARCHIVES

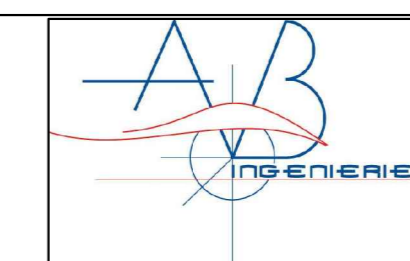

BUREAU D'ETUDES TECHNIQUES
21 rue du Hanipet
49124 ST BARTHELEMY D'ANJOU
tel : 02-41-34-97-18 fax : 02-41-60-12-13
e-mail : BETfluides@AB-ingenierie.com

CHAUFFAGE - VENTILATION - PLOMBERIE

Dossier I-2011-14	Date d'origine : JANVIER 2012
CVC 1/1	Indice Date Modification
Echelle : 1/50	A
Phase DCE	B
	C
	DESSINE PAR : AD
	VERIFIE PAR : FR

MAITRE D'OUVRAGE
SOMINVAL

MAITRISE D'OEUVRE
LUC DAVEAU ARCHITECTE DPLG
29 RUE LOUIS GAIN - 49100 ANGERS
Tél : 02.41.25.34.65 - Fax : 02.41.43.56.46

CABINET PIERRE GOUSSET SAS
20 RUE GUSTAVE MAREAU - 49000 ANGERS
Tél : 02.41.25.34.60 - Fax : 02.41.87.83.02

BUREAUX D'ETUDES TECHNIQUES
BET FLUIDES - A.B. INGENIERIE
21 RUE DU HANIPET - 49124 ST BARTHELEMY D'ANJOU
Tél : 02.41.34.97.18 - Fax : 02.41.60.12.13